


SITUACE ZPEVNĚNÝCH PLOCH

LEGENDA STÁVAJÍCÍCH INŽENÝRSKÝCH SÍTÍ:

- sdělovací kabel metalický
- sdělovací kabel optický
- sdělovací nadzemní vedení
- kabelová vedení NN
- nadzemní vedení VN
- kanalizace jednotná
- kanalizace splásková
- kanalizace dešťová
- vodovod
- STL plynovod

LEGENDA:

- PARKOVACÍ MÍSTA - BET. DLAŽBA
- KOMUNIKACE - DLAŽBA KAMENNÁ
- ŘÍČNÍ ŠTĚRK
- ZÁRUBNÍ ZEĎ Z GABIONŮ
- ZEMNÍ PRÁCE, TERÉNNÍ ÚPRAVY
- SADOVÉ ÚPRAVY
- SO 401 - VEŘEJNÉ OSVĚTLENÍ

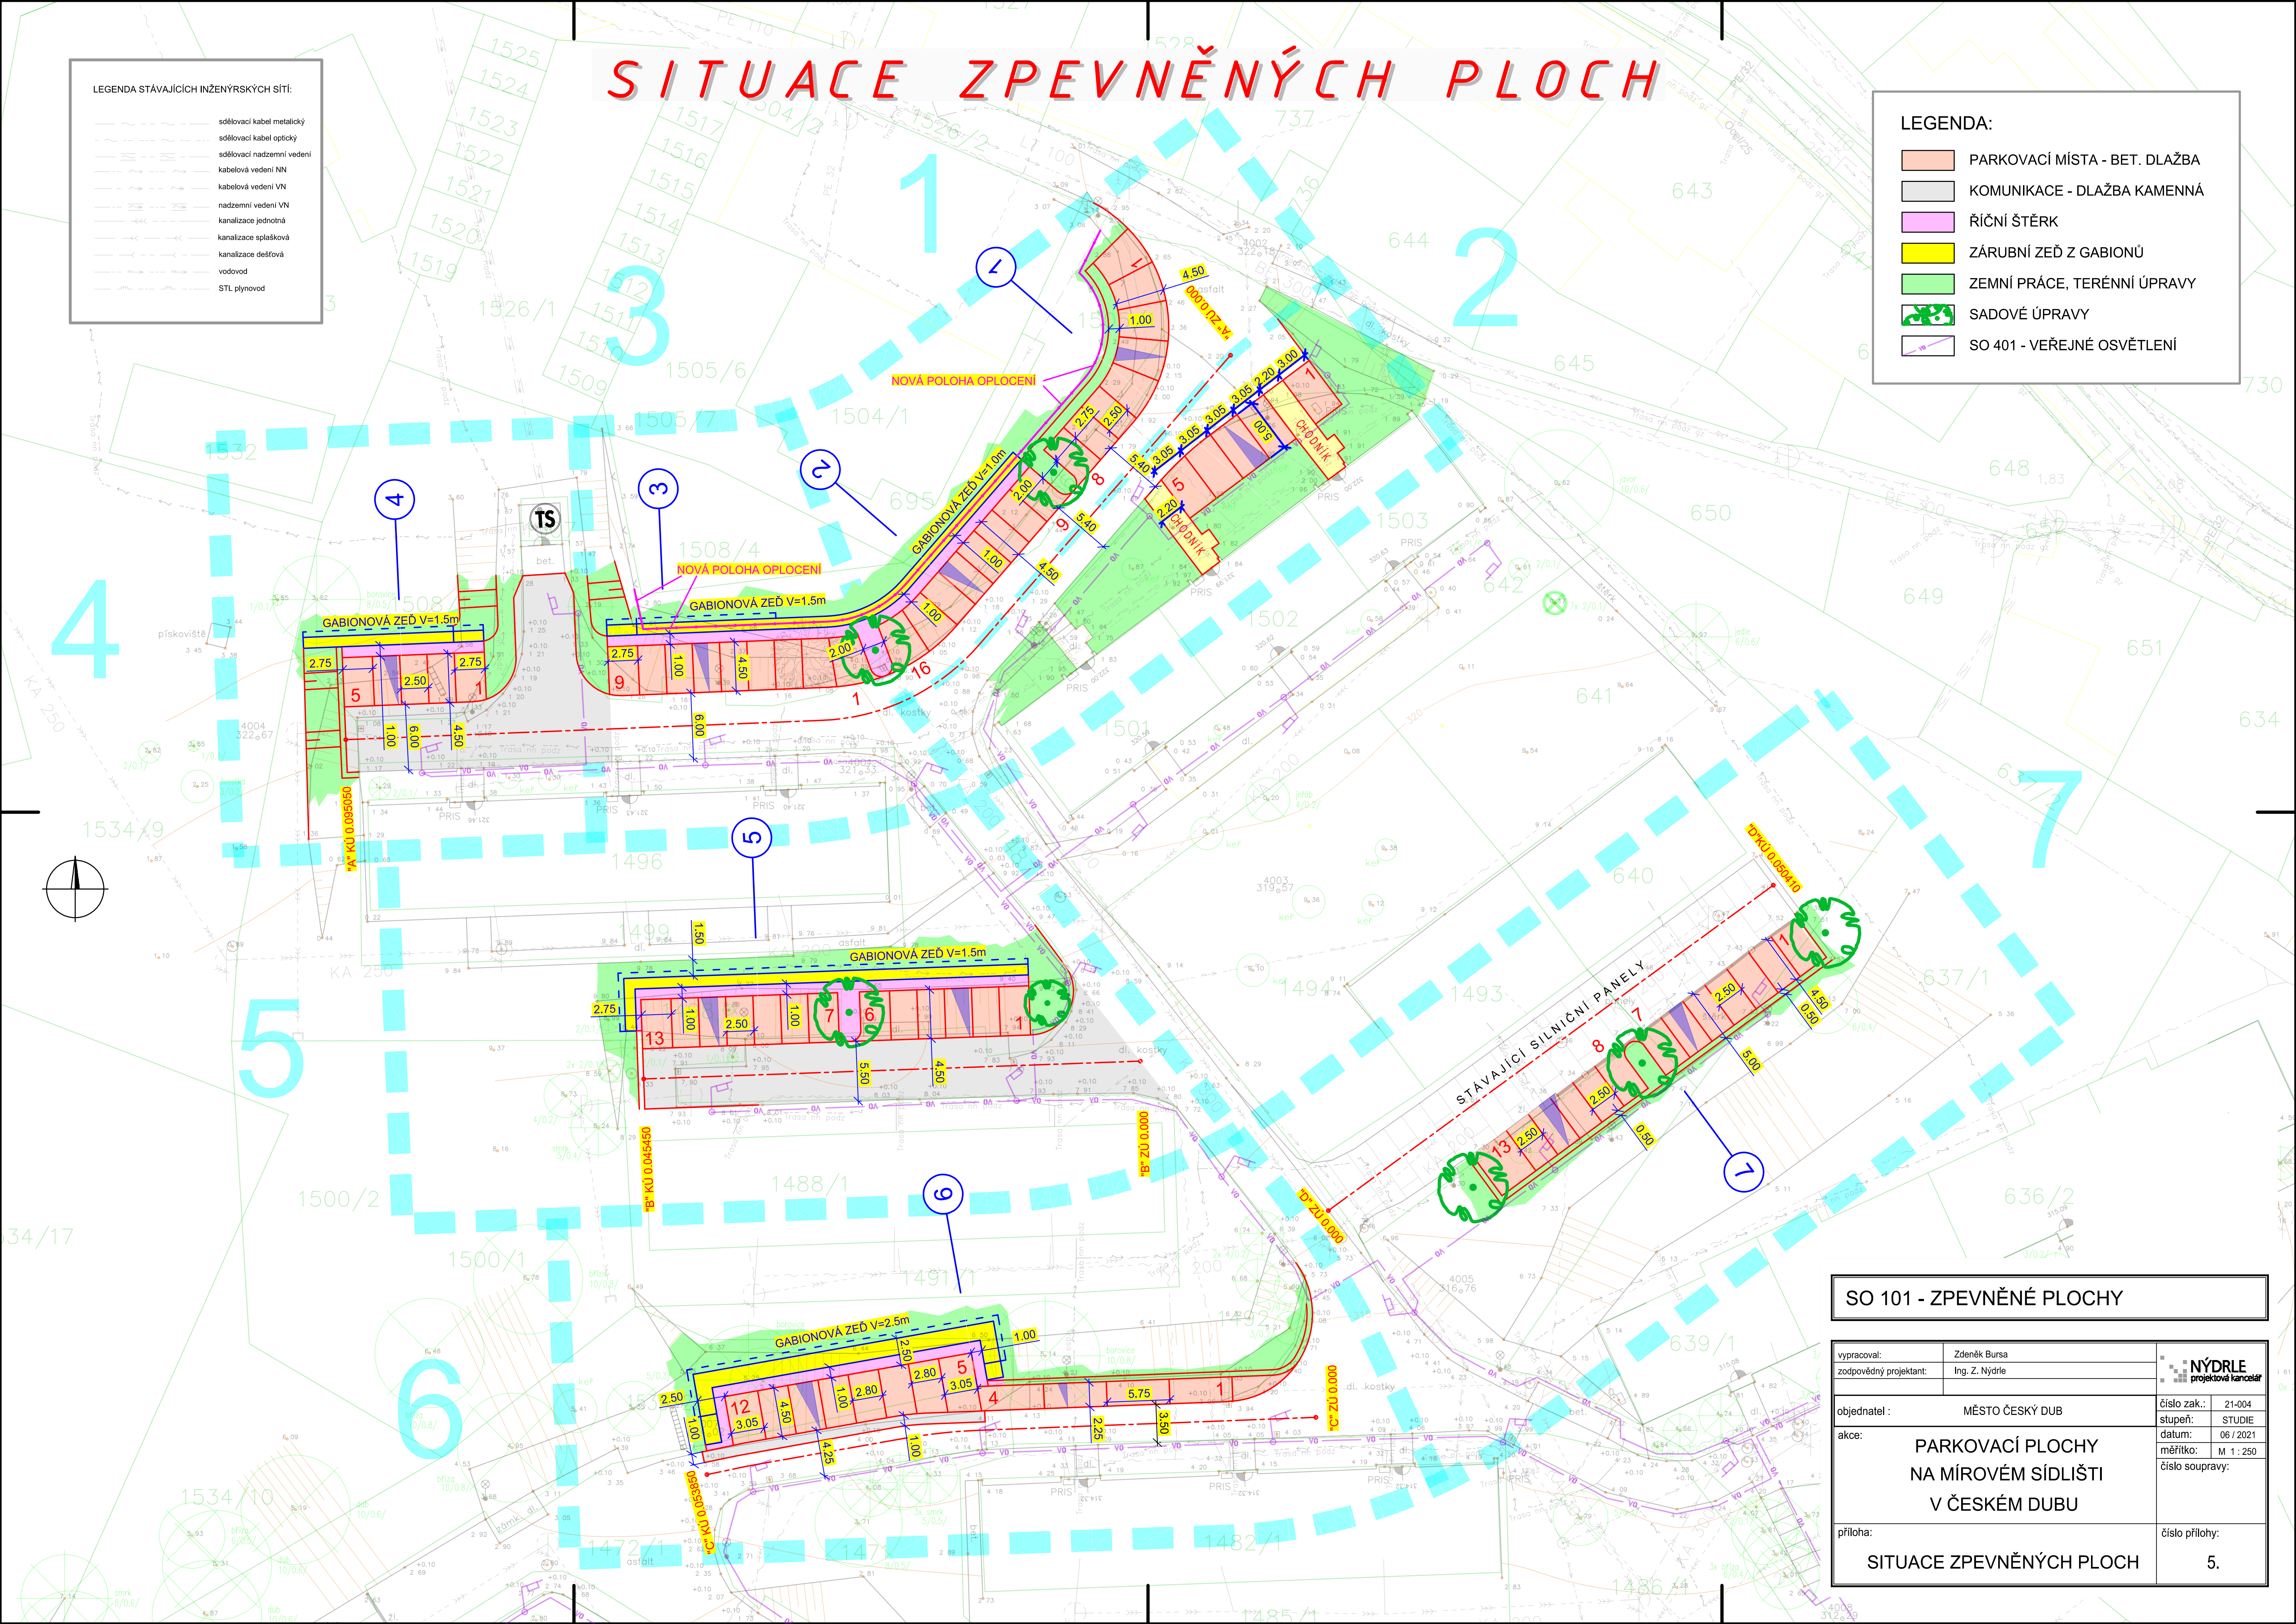

SO 101 - ZPEVNĚNÉ PLOCHY

vypracoval:	Zdeněk Bursa	 projektová kancelář
zodpovědný projektant:	Ing. Z. Nýdrle	
objednatel :	MĚSTO ČESKÝ DUB	číslo zak.: 21-004
akce:	PARKOVACÍ PLOCHY NA MÍROVÉM SÍDLIŠTI V ČESKÉM DUBU	stupeň: STUDIE datum: 06 / 2021 měřítko: M 1 : 250 číslo soupravy:
příloha:	SITUACE ZPEVNĚNÝCH PLOCH	číslo přílohy: 5.